

- obszar opracowania
- projektowana lokalizacja wiatrak
- oświetlenie montowane w gruncie
- kamery monitoringu montowane na słupach
- nieprzekraczalna linia zabudowy

MAPA DO CELÓW PROJEKTOWYCH

Oznaczenia kancelaryjne zgłoszonej-pracy geodezyjnej

Nr ew. zgł.: GH.6642.1025.2020

O B I E K T

Nowodwory

Jednostka ewidencyjna

Identyfikator

201302\_5

201302\_4

Obreń ewidencyjny

Identyfikator

0017

0005

Podział

Wysokomazowiecki

Województwo

podlaskie

SKALA MAPY

1 : 500

Nazwa układu współrzędnych

prostokątnych płaskich

2000 (8)

Nazwa układu wysokościowych

Wysokościowych

AMSTERDAM 2007

KRONSTADT 60

Oznaczenie granic obszaru, który był przedmiotem aktualizacji

Data opracowania mapy

18.08.2020 r.

Ark. mapy zasadniczej: 8.184.08.21.4.2; 4.4

M-Geo

GEODETA UPRAWNIOWY

Zbigniew Milewski

18-200 Wysokie Mazowieckie ul. Długa 78

tel. 0 602 188 659, (086) 477 10 10

NIP 722-100-74-63, REG. 450180333

mgr inż. Zbigniew Milewski

Zasada Nr 15449 Min. Gosn. Prz. i Bud.

pieczęć


Nazwa i imię i nazwisko wykonawcy

data i podpis osoby reprezentującej wykonawcę

pieczęć

Imię i nazwisko nr uprawnień

oraz data i podpis geodety uprawnionego, który opracował mapę

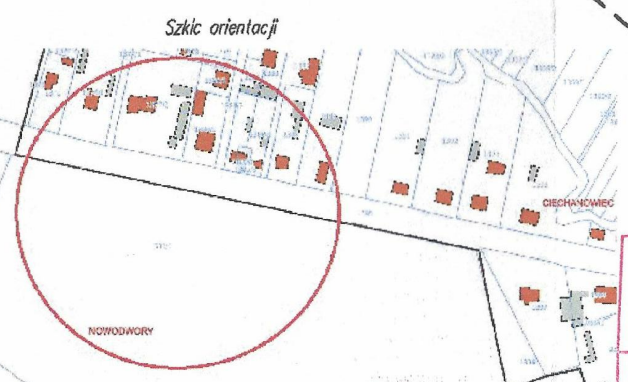

Poświadczam, że niniejszy dokument został opracowany w wyniku prac geodezyjnych i kartograficznych, których rezultatem jest operat techniczny wpisany do ewidencji materiałów państwowego zasobu geodezyjnego i kartograficznego

Organ prowadzący państwowy zasób geodezyjny i kartograficzny

STAROSTA W. SOKOMAZOWIECKI

Identyfikator ewidencyjny materiału zasobu

P.2013.2020.1059

Data wpisania operatu technicznego do ewidencji materiałów zasobu

2020-09-24

Imię i nazwisko osoby reprezentującej organ

Z up. STAROSTY mgr Teresa Danuta Łapińska

Inspektor w Wydziale Geodezji, Kartografii, Katastru i Nieruchomości

Jednostka projektowa:

BIURO PROJEKTOWE PRZEMYSŁAW BORYS

18-200 WYSOKIE MAZOWIECKIE, UL. 1 MAJA 27

TEL. 606 328 109, EMAIL: ARCH.BORYS@GMAIL.COM

NIP 722-148-67-37 REGON 200736597

Imię i nazwisko:

mgr inż. architekt PRZEMYSŁAW BORYS

Architekt:

Raginis 17, 18-200 Wysokie Mazowieckie

Uprawnienia budowlane do projektowania w specjalności architektonicznej bez ograniczeń nr 2/PDOKK/2015

Podpis:

Elektryk:

mgr inż. EMIL BURSIEWICZ

upr. nr PDL/0159/PWBE/16

Investor:

Muzeum Rolnictwa im. ks. Krzysztofa Kluka w Ciechanowcu

ul. Pałacowa 5, Ciechanowiec 18-230

Investycja:

PROJEKT REMONTU I TRANSLOKACJI WIATRKA NA TEREN MUZEUM ROLNICTWA IM. KS. KRZYSZTOFA KLUKA W CIECHANOWCU

dz. nr geod. 531/1

Tytuł rysunku:

PROJEKT ZAGOSPODAROWANIA TERENU

Bransza:

ARCHITEKTURA

Skala:

1:500

Data:

31.03.2020r.

Nr. rysunku:

PB-A-PZT

str.